


WYKAZ POMIĘSZEŃ

NR. POM.	NAZWA POMIĘSZEŃ	POSAZDZIA	POM. (m ²)
2/10	KLATA SCHODOWA	P1/10	21,50
2/11	SALA ZALAZA	P1/11	105,80
2/12	KORYTARZ SALI MULTYCELNEJ	P1/12	75,70
2/13	ZARĘCZE NR2	P1/13	5,40
2/14	ZARĘCZE NR3	P1/14	12,60
2/15	SALA MULTYCELNA	P1/15	25,40
2/16	SALA BARNECJA	P1/16	64,60
2/17	DESKA BARNECJA	P1/17	3,00
2/18	DESKA BARNECJA	P1/18	9,70
2/19	DESKA BARNECJA	P1/19	2,00
2/20	RC DAMPNE	P1/20	14,00
2/21	KOŁOWNIA	POS.CEM	2,30
2/22	SZYB WINDY	POS.CEM	4,60
2/23	SZACHTY INSTALACYJNE	POS.CEM	4,60
RAZEM CAŁOSĆ			447,50

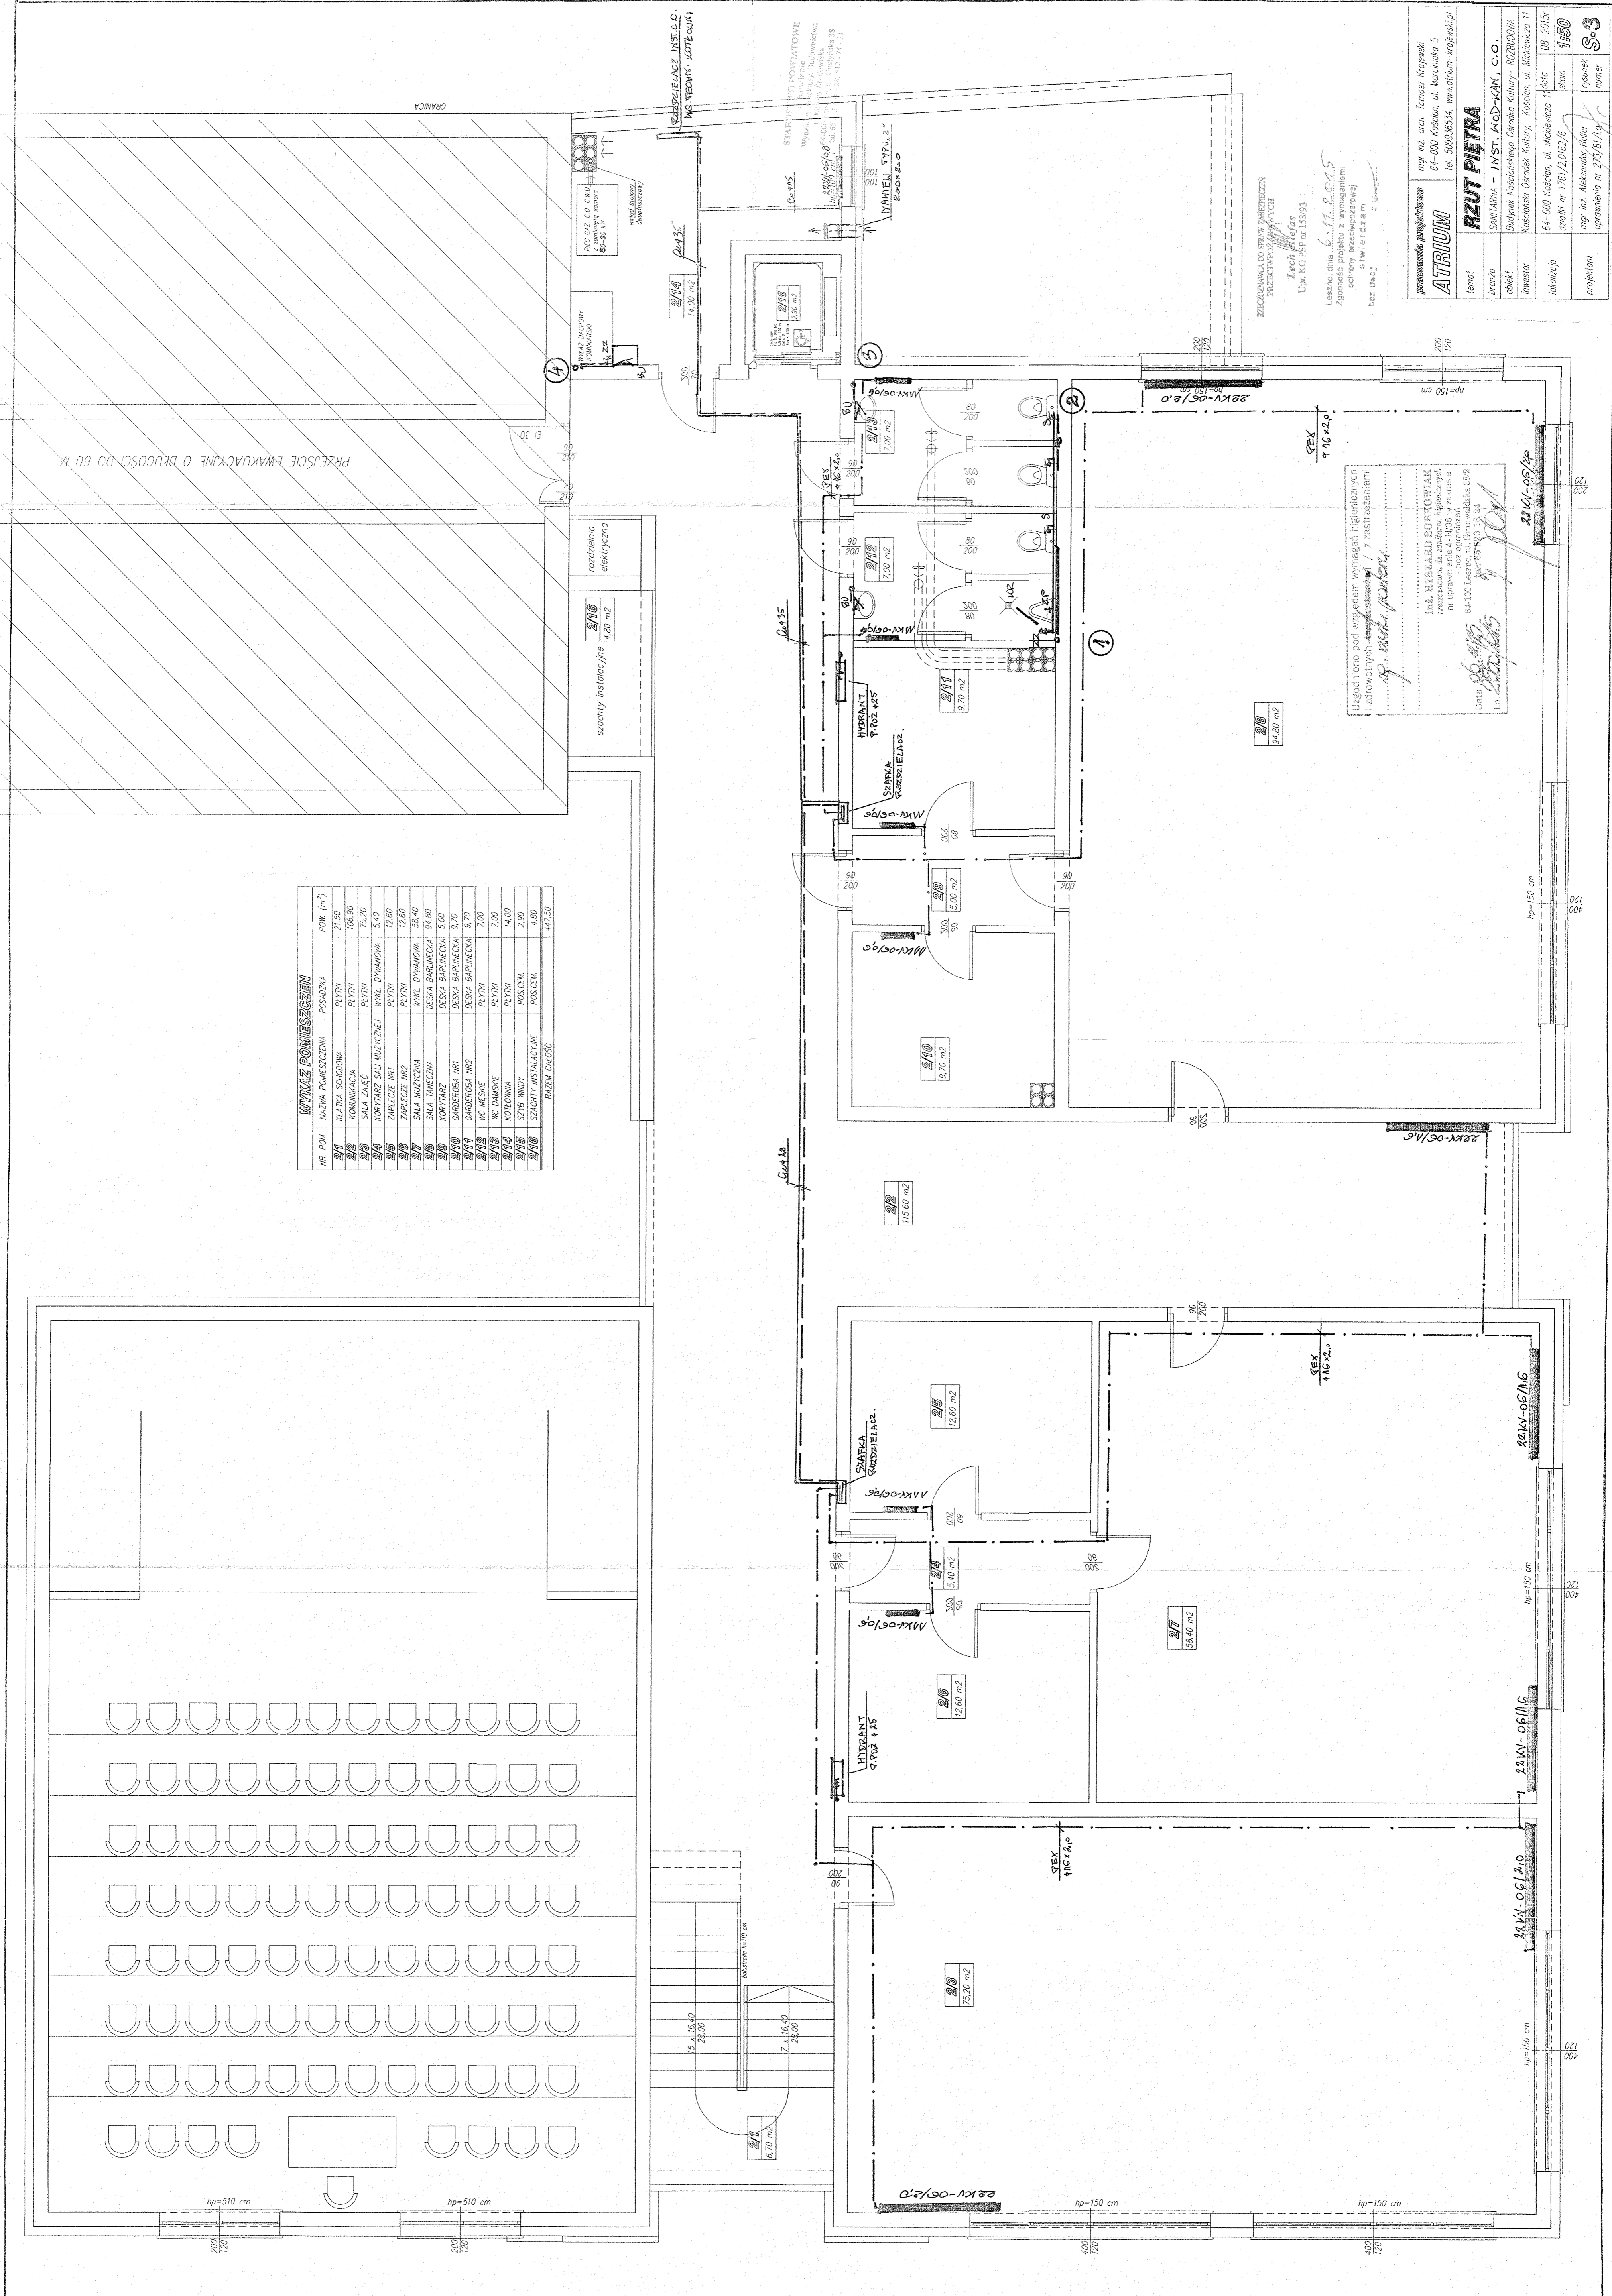

Uspokojenie pod względem wymagań higienicznych i lotowatych...
Dr. Ryszard Szczygiel
 Inż. RYSZARD SZCZYGIEL
 zastępca dyrektora wojewódzkiego
 urzędowego laboratorium
 sanitarno-higienicznego
 przy ul. Świdnickiej 10
 64-100 Leszno, ul. Granowaldzka 30/2
 tel. 66-66-10-13-34
 Data: 06.11.85
 Lp.: 100/100

pracownia projektowa
ATTUM
 mgr inż. Tomasz Kojanowski
 64-400 Koscin, ul. Mieroskiego 5
 tel. 393.8334, www.attum-zagranic.pl

temat
RZUT PIĘTRA

branża
 SMIERNIA - INST. KOB-KAN, C.O.

obekł
 Biurok Koscińskiego Obróbki Kalkulacji - ROZBUDOWA

inwestor
 Kosciński Obróbki Kalkulacji, Koscin, ul. Mieroskiego II

lekulacja
 64-400 Koscin, ul. Mieroskiego 1400
 uchwała nr 1761/2012/6
 10P-2015
 skala
 1:500

projektant
 mgr inż. Aleksander Rętar
 upoważnienie nr 273/81/Cp

REKONSTRUKCJA ŚWIATŁOZABEZPIECZENIA
 PRZECIWPADAJĄCYCH
 Inż. Michał
 Upr. KG 15P nr 15893
 Leszno, ul. Świdnicka 10
 Zgłoszenie nr 15893/15
 obowiązuje od 15.11.2015 r.
 adres: przeczajka.pl
 skrzynka pocztowa: 15893
 tel. 66-66-10-13-34

PRZEJŚCIE EWAKUACYJNE O DRUGOSI 60 M

szachty instalacyjne
 2/10
 4,20 m²

rozdzelnia elektryczna
 2/10
 4,20 m²

Całko

hp=510 cm

hp=510 cm

hp=150 cm

hp=150 cm

hp=150 cm

hp=150 cm

hp=150 cm

hp=150 cm

hp=150 cm